


SITUACE 1:250

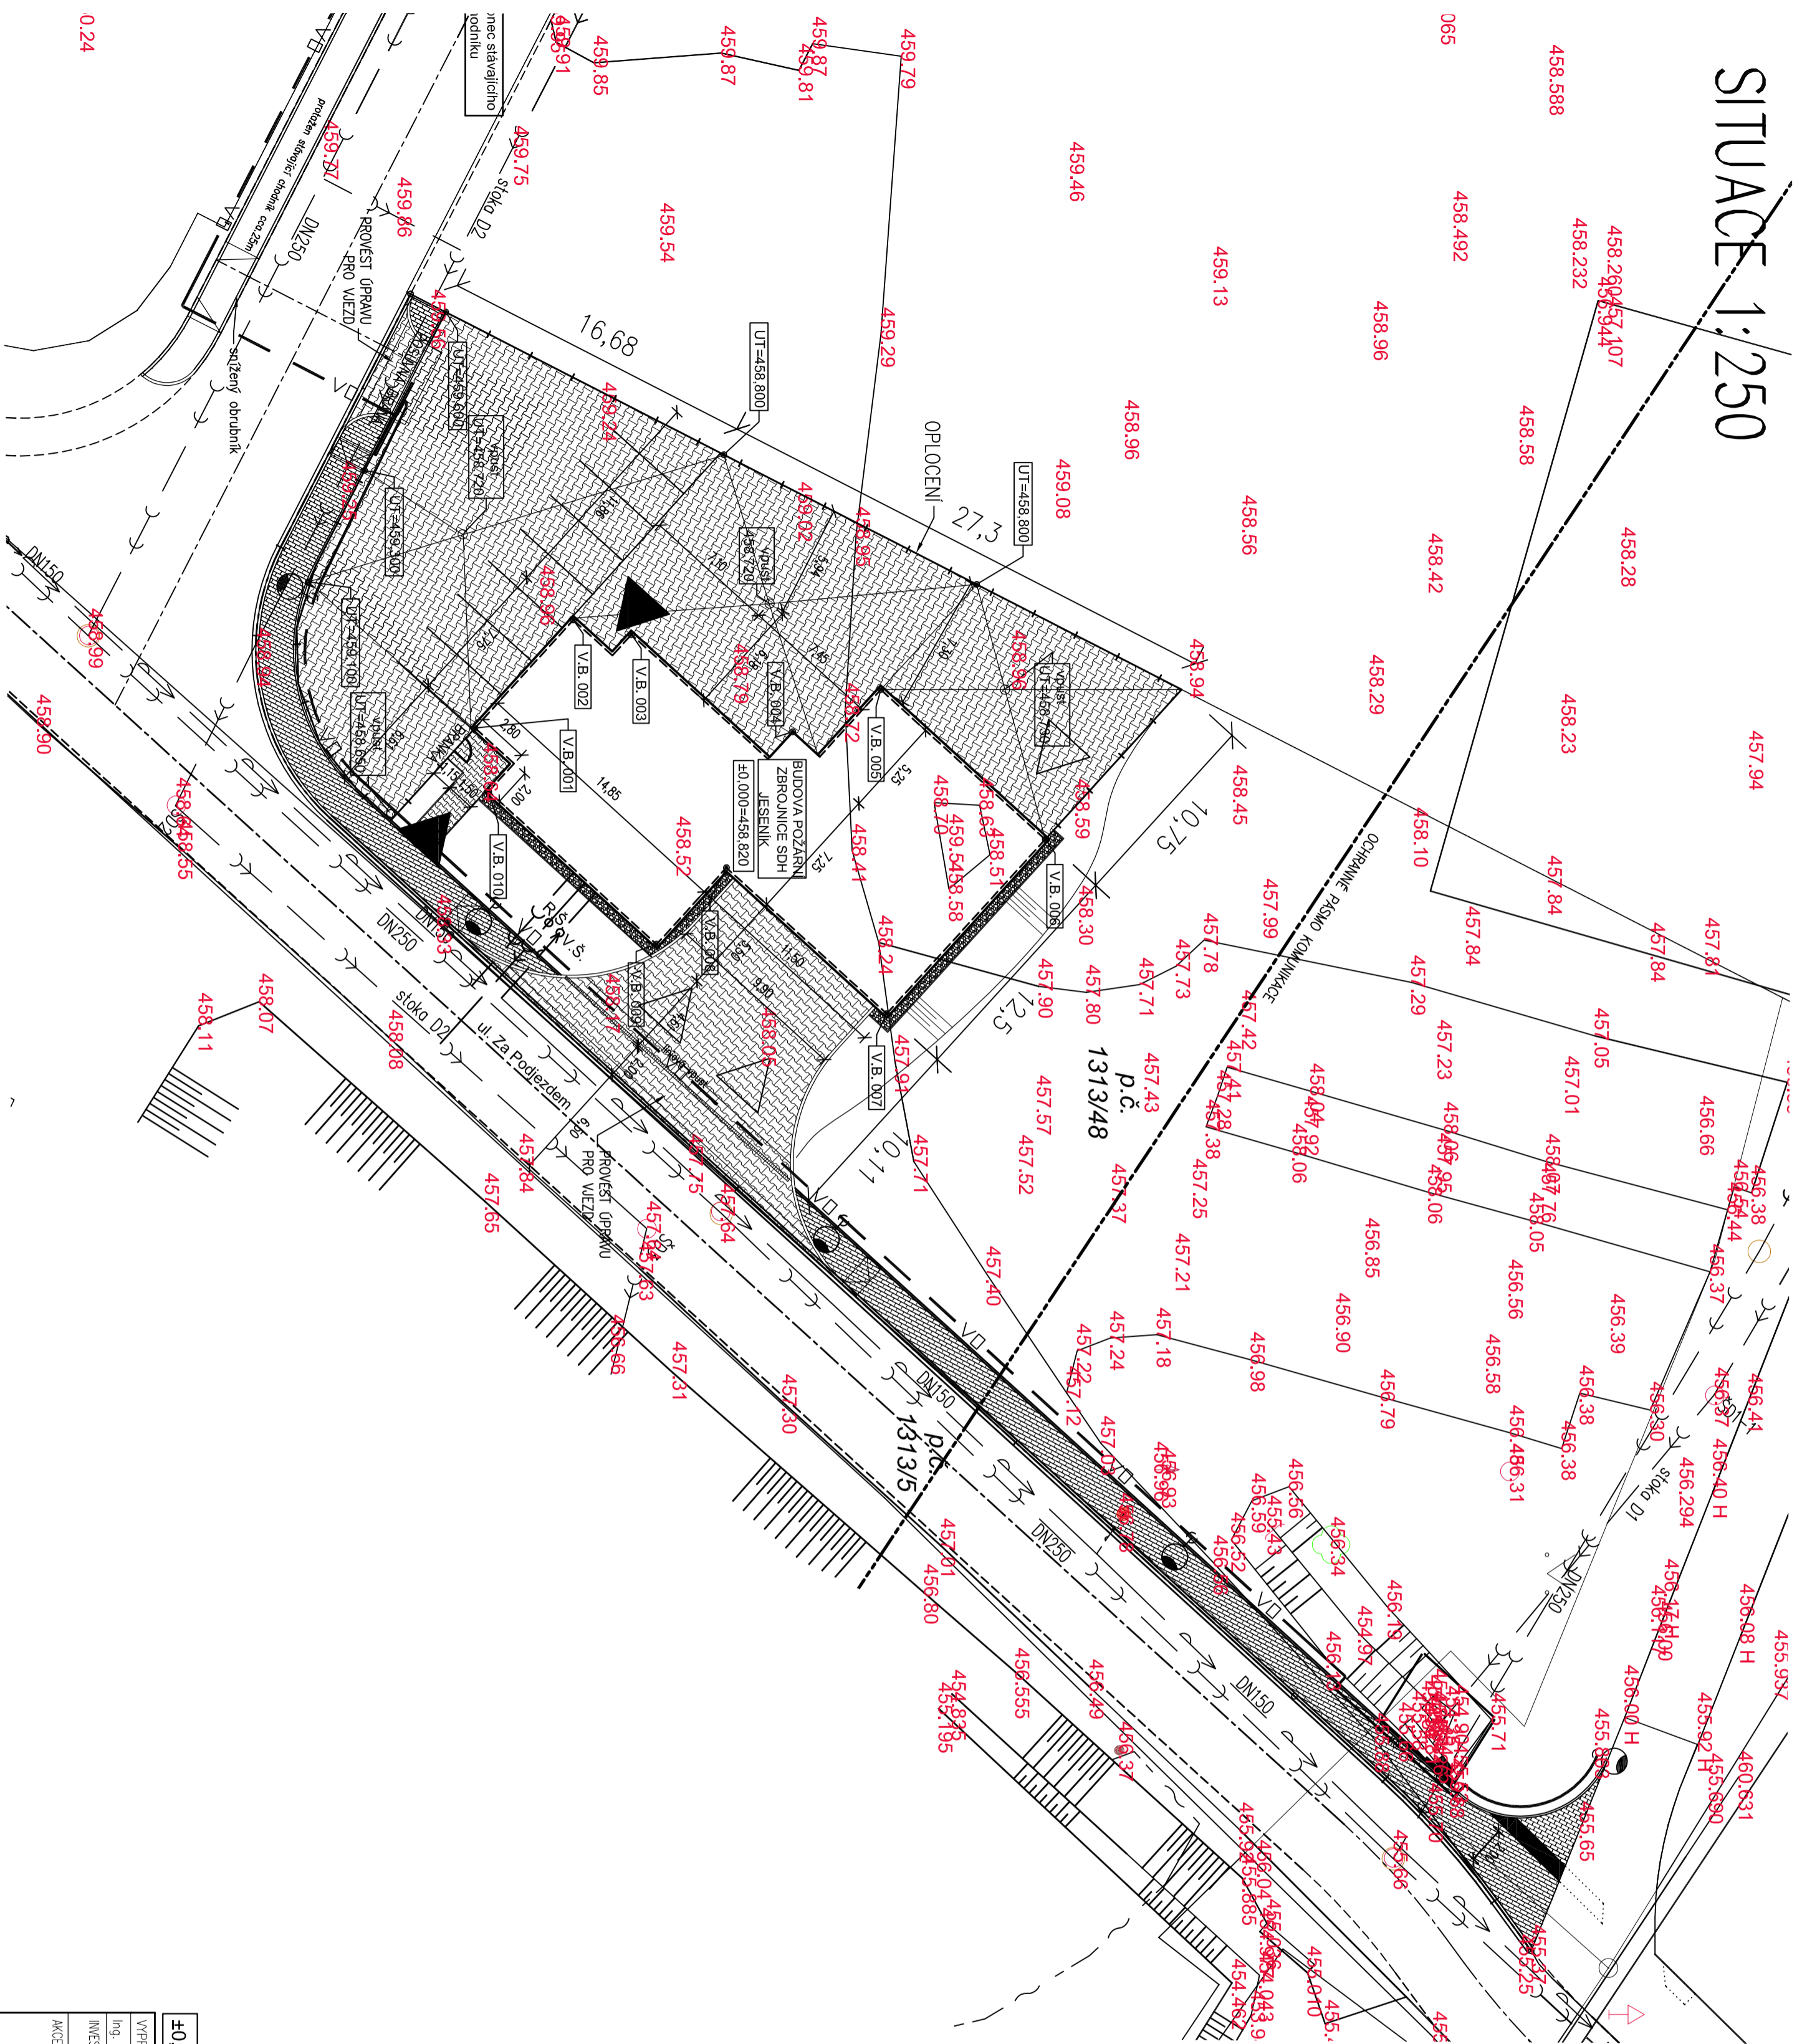

SOUŘADNICE VYTÝČOVACÍCH BODŮ

OZN.	X (ACAD)	Y (ACAD)	PUVODNÍ TERÉN P.T.	UPRAVENÝ TERÉN U.T.
001	-544535,165	-1051784,575	458,65	458,80
002	-544540,893	-1051779,352	458,96	458,80
003	-544540,119	-1051776,273	458,85	458,80
004	-544534,963	-1051767,714	458,75	458,80
005	-544537,201	-1051763,044	458,72	458,80
006	-544529,256	-1051754,319	458,55	458,80
007	-544520,014	-1051762,734	458,10	458,80
008	-544527,756	-1051771,238	458,50	458,80
009	-544523,699	-1051774,940	458,35	458,82
010	-544531,802	-1051783,850	458,64	458,80

LEGENDA

VODOVOD PÍNE VODY	STAVAJÍCÍ SÍŤ	NAVŘEZENÉ SÍŤE
KANALIZACE DEŠŤOVÁ	→ → →	→ → →
KANALIZACE SPRAŠKOVÁ	→ → →	→ → →
SÍŤOVACÍ VEDENÍ	— — —	— — —
KABEL V.O.	— — —	— — —
TRASA ELEKTRO PŘÍPOJKY DE NAVRHNUTOU DODAVATELE	— — —	— — —

- PŘEDPOKLADANÁ POZICE CHODNIKY - BETONOVÁ DLAŽBA
- PŘEVĚNKÉ PLOCHY PRAKOVŠTĚ, DVORA A SĚZDU - BETONOVÁ DLAŽBA
- OKAPOVÝ CHODNÍK - KÁŘEK
- OPLOECENÍ - STĚNOVÝ PANELOVÝ PLOT

POZNÁMKA

— POZICE CHODNIKY A VEŘEJNÉHO OSVĚTLENÍ PŘEVZATA Z PROJEKTOVÉ DOKUMENTACE "TEEN AGE PARK JESENÍK" ZPRACOVANOU ROKU 2014 ING. JAROLÍMEK,
 — JE POUŽÍTE NUTNĚ POSUNOUT NAVEZTY PŘECHOD PRO CHODCE - POKUD BY BIL. CHODNÍK VÝŠKOVĚ A POZIČNĚ ŘEŠEN JINAK JE NUTNĚ TOMU PŘIZPUSOBT OSÁZENÍ BUDOVY A NÁPŮLEH NA KOMUNIKACI

±0,000=458,820 m. n. m. BPV

VYPRACOVAL:	HL. PROJEKTANT:	ZODP. PROJEKTANT:	
Ing. Jan Smeták	Ing. Libor Trunečka	Ing. Libor Trunečka, ČKAIT 1005739	
INVESTOR:	Město Jeseník, Masarykovo nám. 167/1, 790 01 Jeseník		Mendlovo náměstí 11, 603 00 Brno
AKCE:	POŽÁRNÍ ZBRONICE JESENÍK		Tel. 733 713 719
			www.archstaservis.cz, tunek@archstaservis.cz
			DATA: 12/2016
			STUPEŇ: DSP
			MĚŘÍTKO: 1:250
			6 x A4
			VÝKRES Č. C.02

